




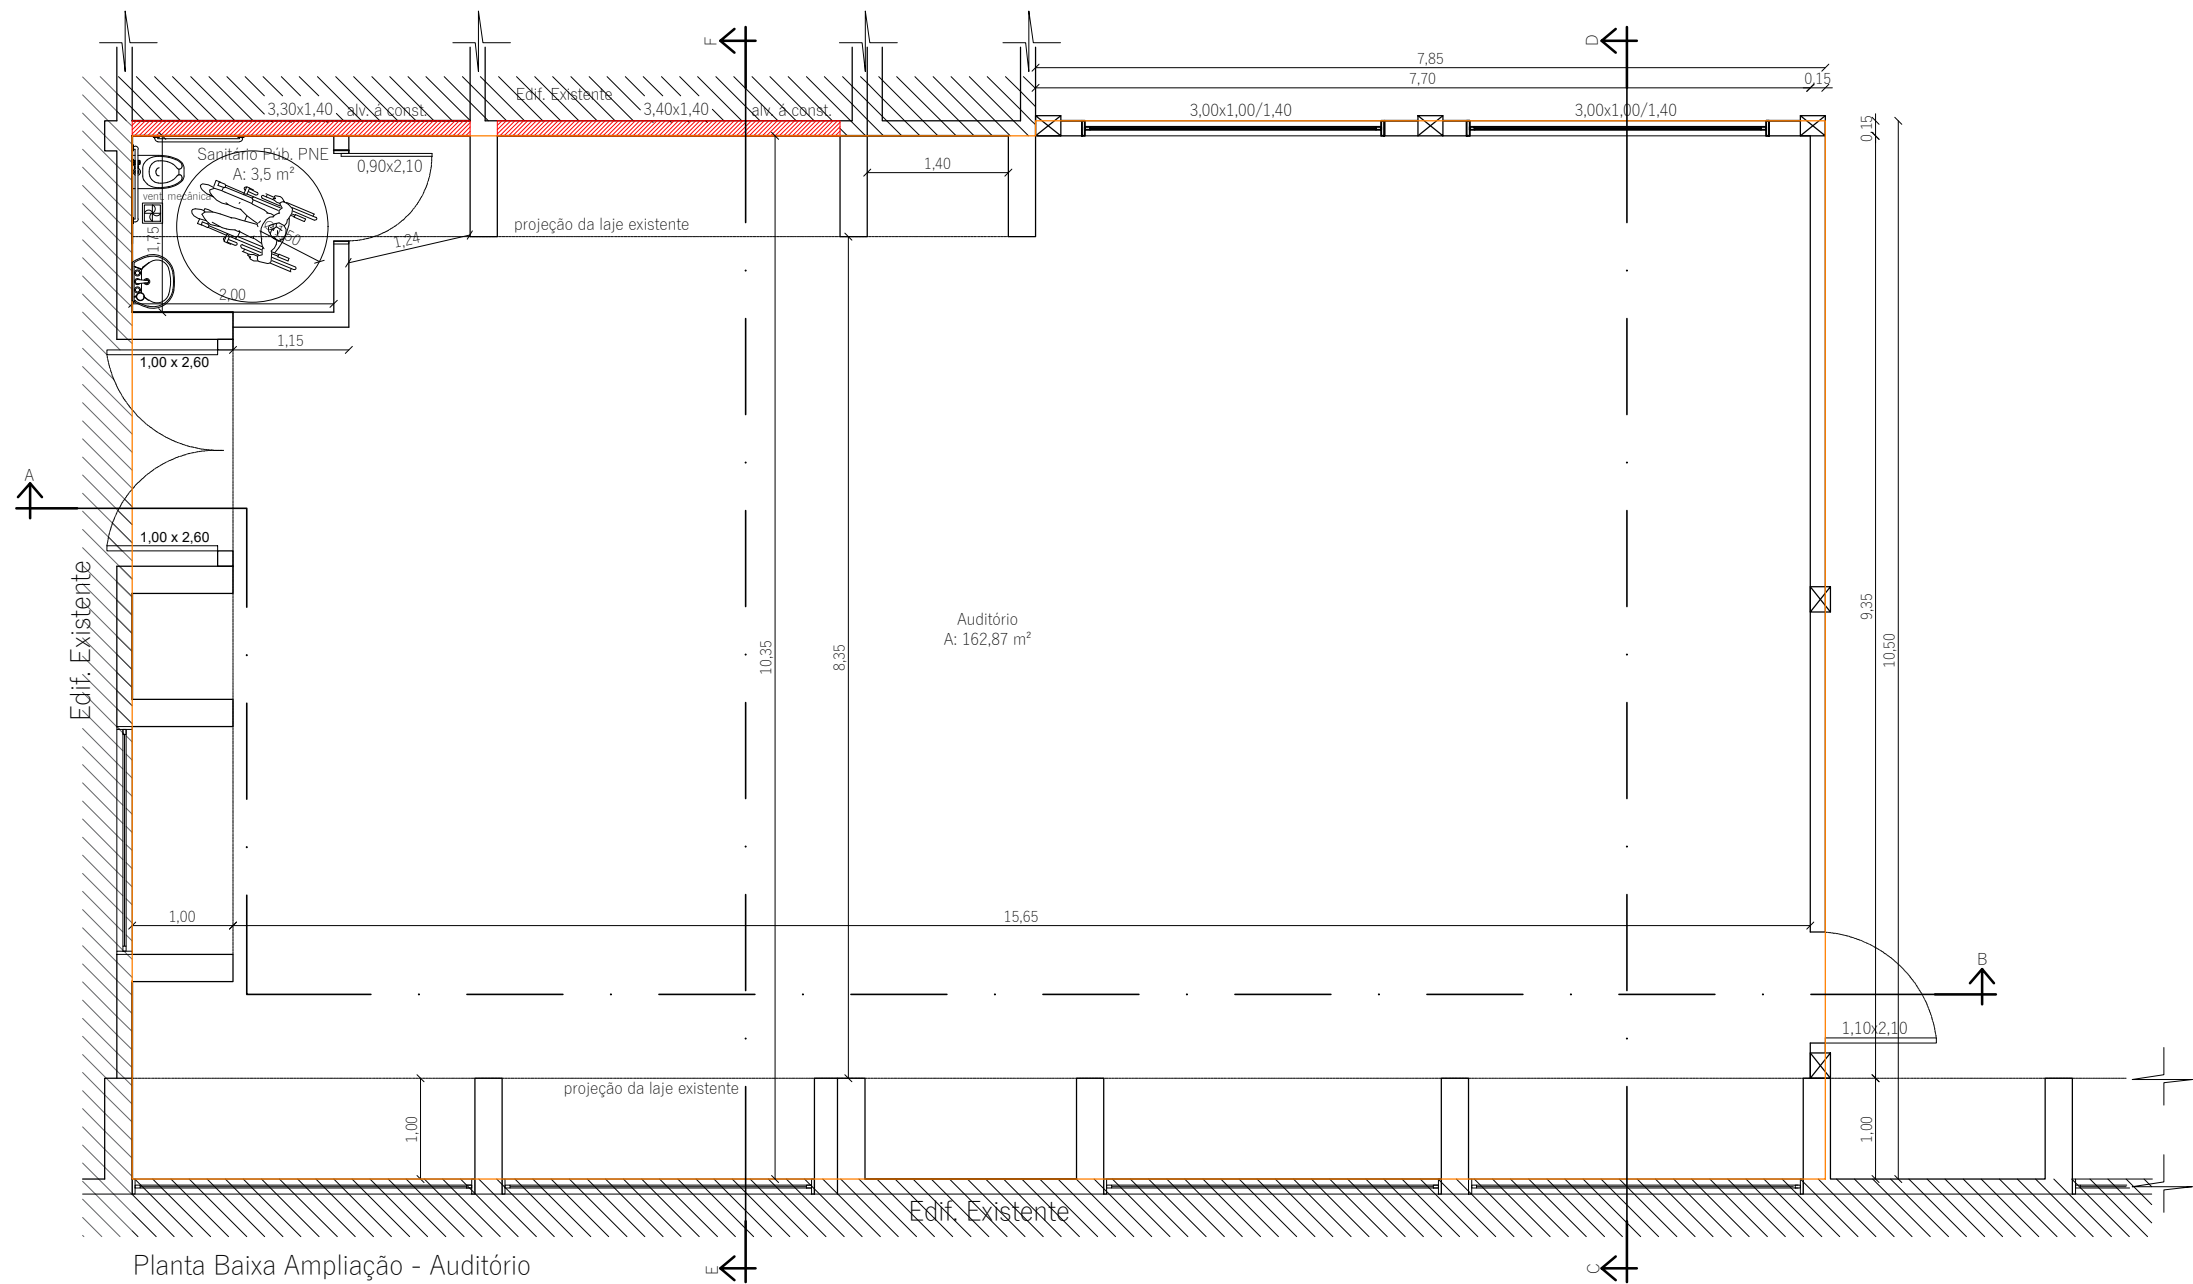


Planta Baixa Ampliação - Auditório
Área ampliada: 177,15 m²
Escala 1/75
— Área da Intervenção

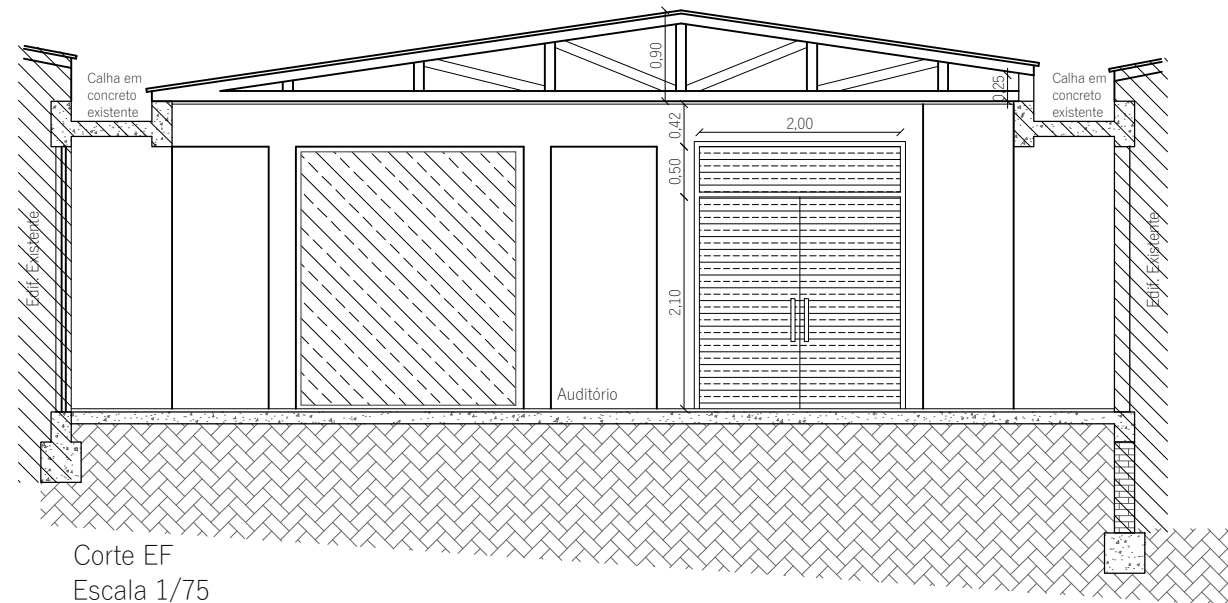


Corte EF
Escala 1/75

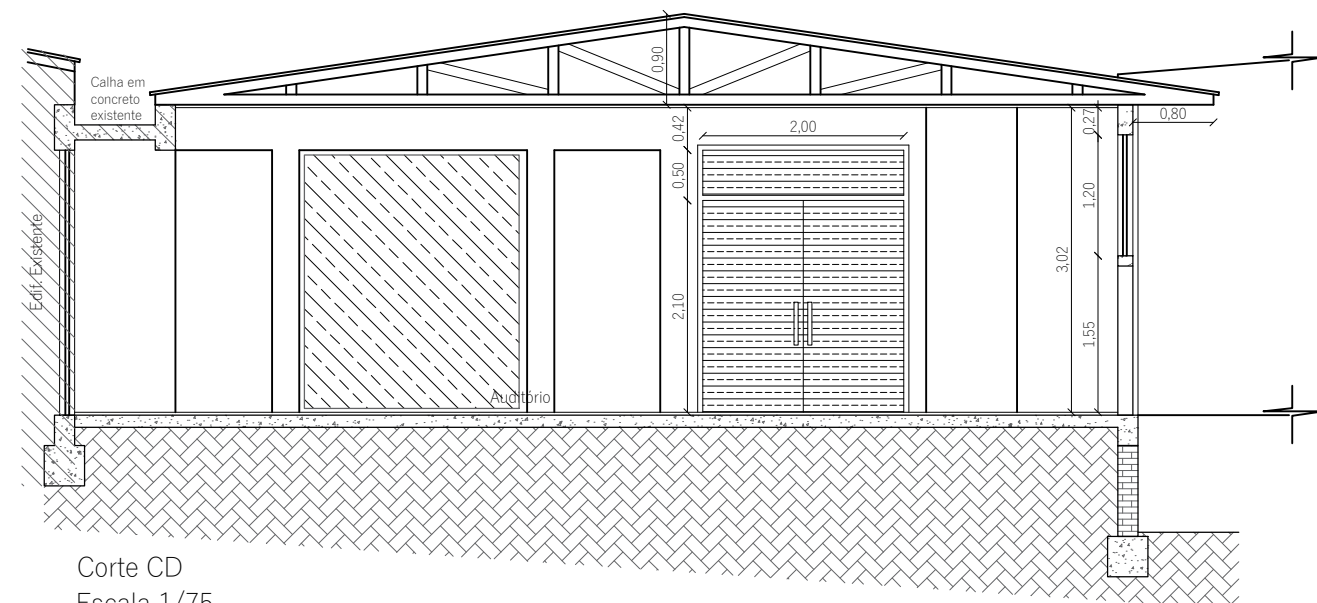


Corte CD
Escala 1/75

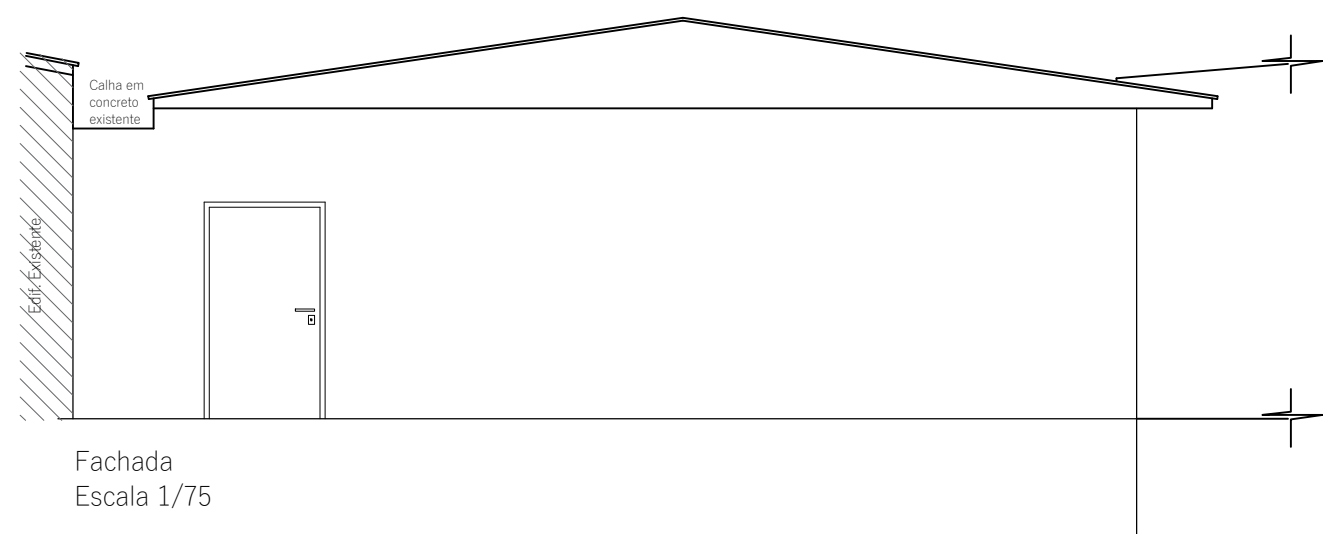

Fachada
Escala 1/75

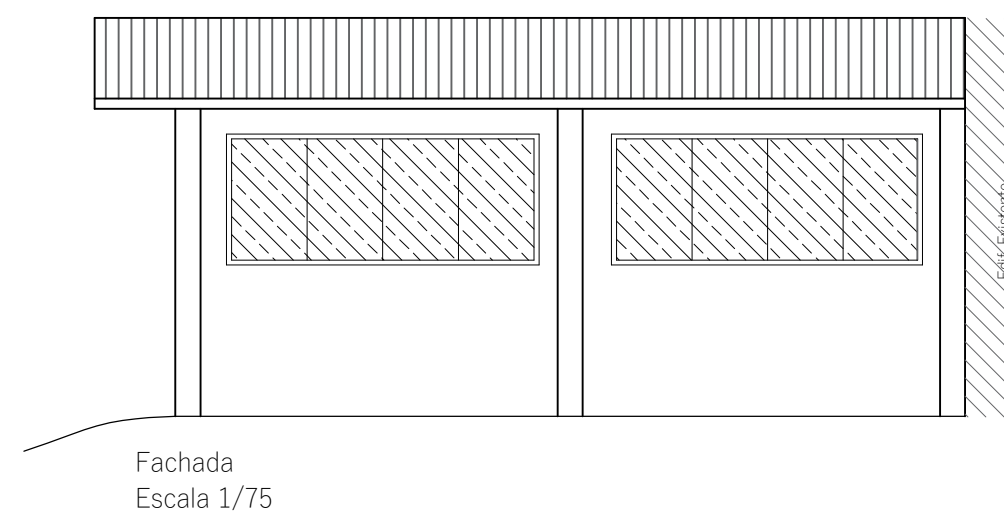


Fachada
Escala 1/75

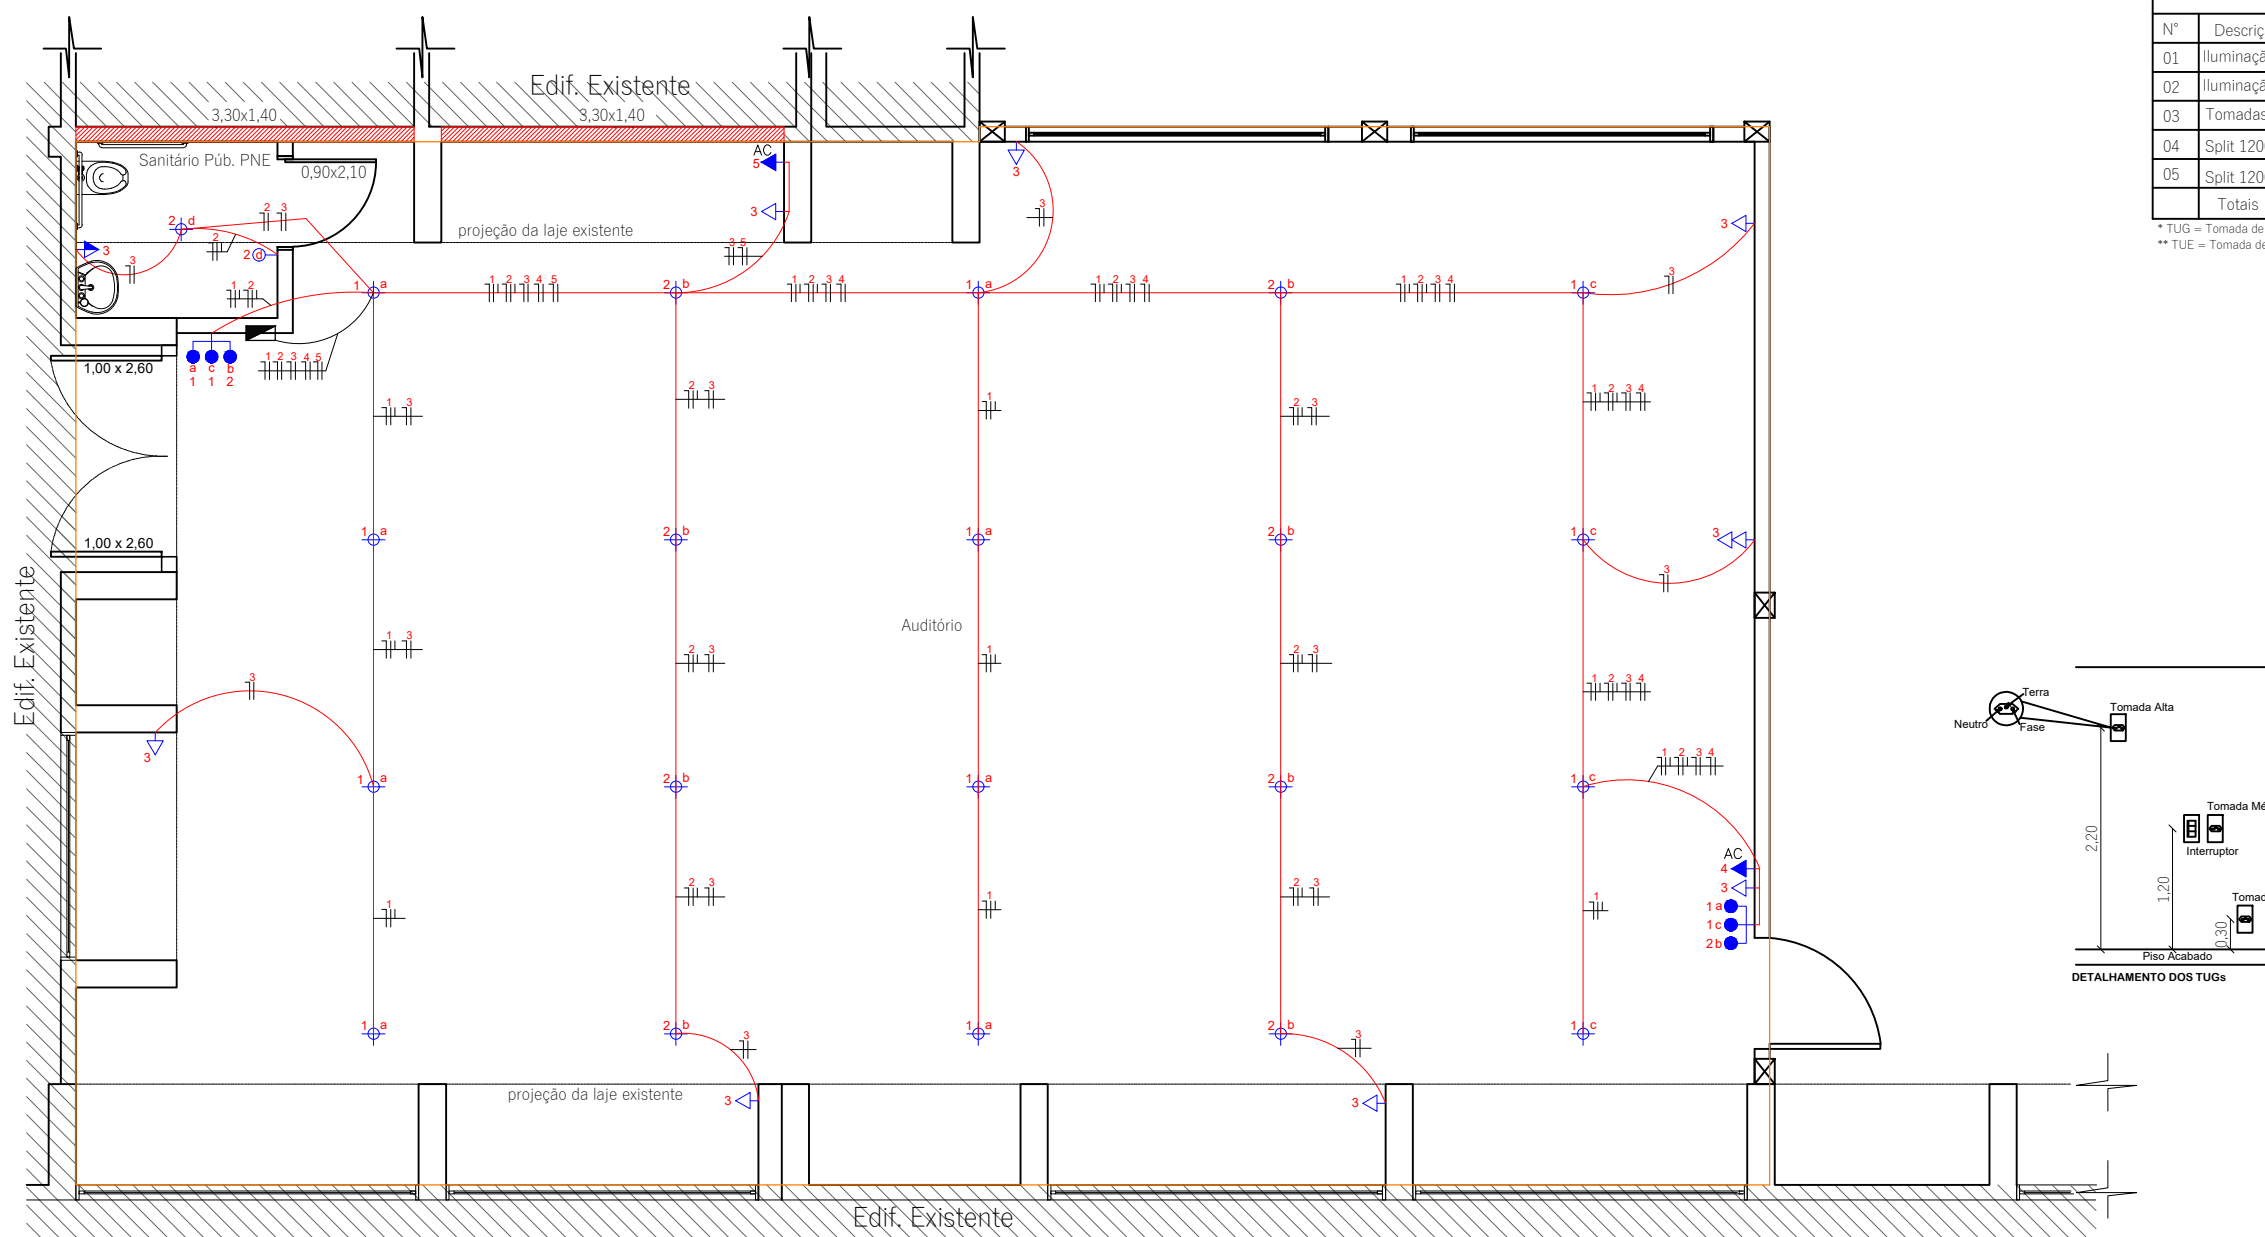

Projeto Elétrico Ampliação - Auditório
Escala 1/75

Quadro de Distribuição de Cargas						
CIRCUITOS		CARGAS (W)			Nº Pontos	Seção (mm²)
Nº	Descrição/Local	Iluminação	TUG *	TUE **		
01	Iluminação	1200	0	0	1200	1,5
02	Iluminação	900	0	0	900	1,5
03	Tomadas	0	1000	0	1000	10
04	Split 12000 BTU - creche I	0	0	1450	1450	1
05	Split 12000 BTU - creche III	0	0	1450	1450	1
Totais		2100	1000	2900	6000	33

* TUG = Tomada de Uso Geral
** TUE = Tomada de Uso Específico

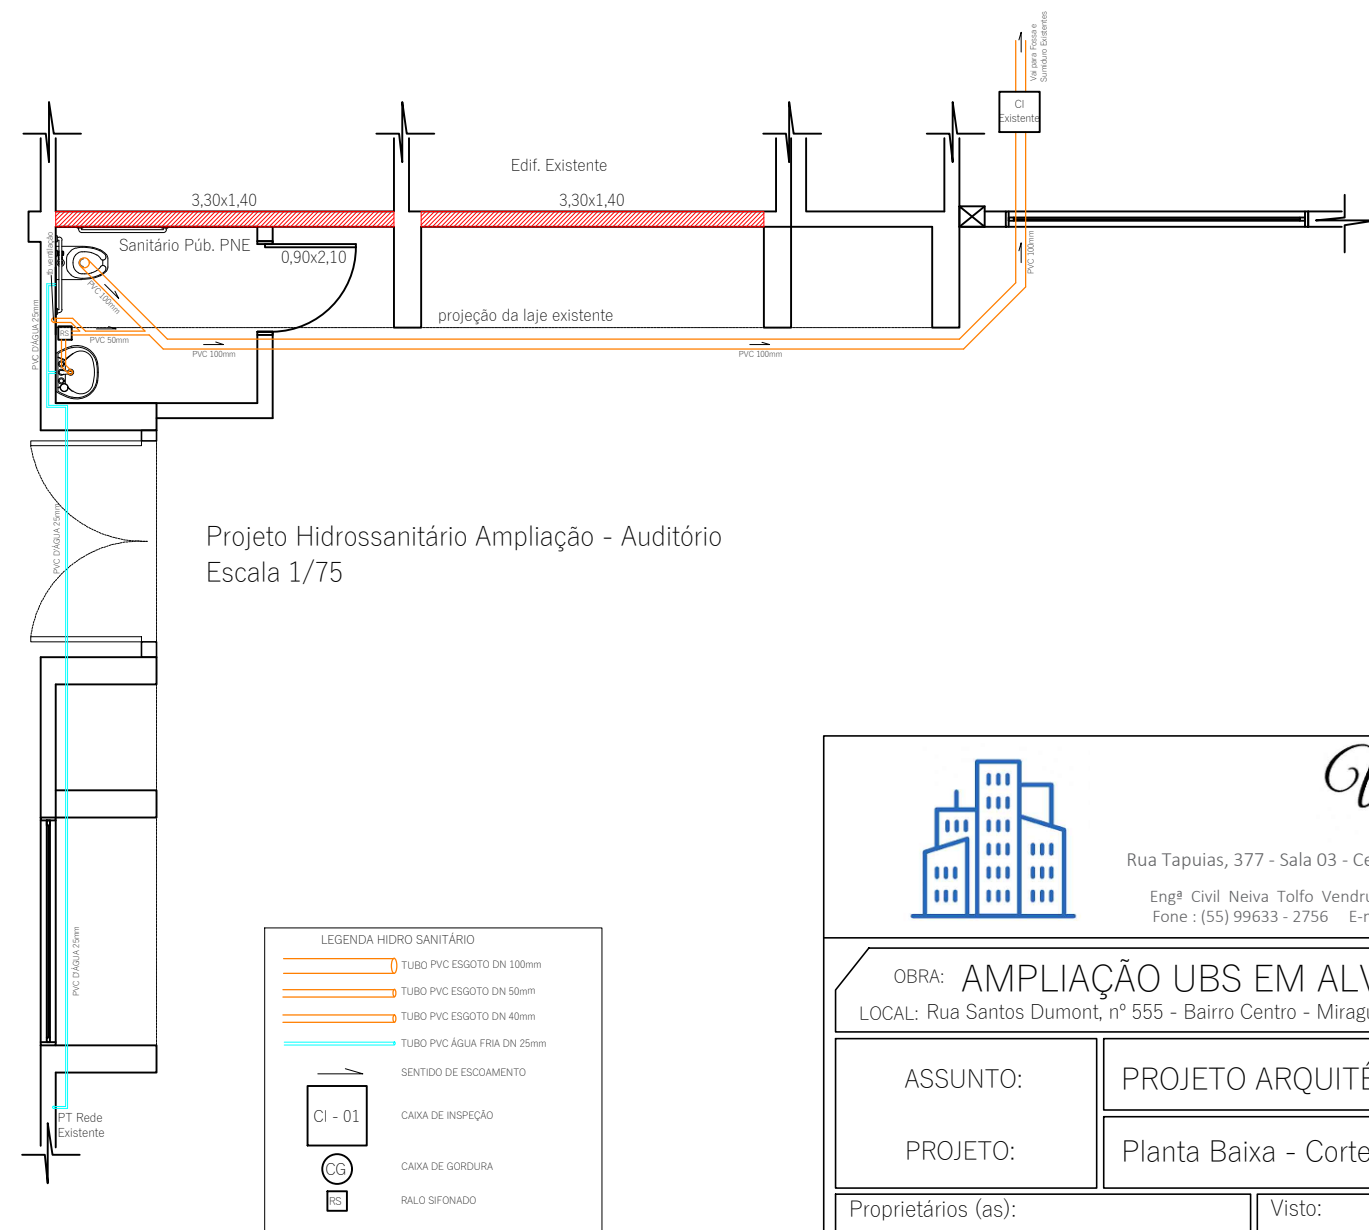

Projeto Hidrossanitário Ampliação - Auditório
Escala 1/75

LEGENDA ELÉTRICO			
SÍMBOLO	NOTAÇÃO (P-EI-RO)	CAIXA	ALTURA
NEUTRO E FASE			
NEUTRO, FASE E RETORNO			
CENTRO DE DISTRIBUIÇÃO			
QUADRO DE MEDIÇÃO			
PONTO DE LUZ NO TETO, 100W/220V		4 x 4"	
PONTO DE LUZ NA PAREDE, 100W/220V		4 x 4"	
PENDENTE, 100W/220V		4 x 4"	
TOMADA DE PISO, 3P, 20A/220V		4 x 2"	
TOMADA UNIVERSAL ALTA, 3P+T, 20A/220V		4 x 2"	240 cm
TOMADA UNIVERSAL MÉDIA, 3P+T, 20A/220V		4 x 2"	110 cm
TOMADA UNIVERSAL BAIXA, 3P+T, 20A/220V		4 x 2"	40 cm
TOMADA DE PISO, 3P, 20A/220V		4 x 2"	
ESPERA PARA A TOMADA DA ANTENA DE TV		4 x 4"	VER ESPECÍFICO
ESPERA PARA TOMADA DE REDE E TELEFONE		4 x 4"	VER ESPECÍFICO
ESPERA PARA INTERFONE		4 x 2"	VER ESPECÍFICO
INTERRUPTOR SIMPLES, 15A/220V		4 x 2"	110 cm
INTERRUPTOR DUPLO, 15A/220V		4 x 2"	110 cm
INTERRUPTOR TRIPLO, 15A/220V		4 x 2"	110 cm
INTERRUPTOR PARALELO		4 x 2"	110 cm
ESPERA PARA A CAMPANHA		4 x 2"	VER ESPECÍFICO



Vendruscolo & Sprendor
ENGENHARIA CIVIL

Rua Tapuias, 377 - Sala 03 - Centro - Tenente Portela/RS
Engº Civil Neiva Toffo Vendruscolo - CREA RS 28.817
Fone: (55) 99633 - 2756 E-mail: neivatv@gmail.com

Av. Ijuí, 1055 - Centro - Miraguaí/RS
Engº Civil Luan Paulo Caron Sprendor - CREA RS 237.263
Fone: (55) 99629-5464 E-mail: luanpaulosprendor@hotmail.com

OBRA: AMPLIAÇÃO UBS EM ALVENARIA (AUDITÓRIO)
LOCAL: Rua Santos Dumont, nº 555 - Bairro Centro - Miraguaí / RS

ASSUNTO: PROJETO ARQUITETÔNICO

PROJETO: Planta Baixa - Cortes AB, CD e EF - Fachadas - Projetos Elétrico e Hidrossanitário

Proprietários (as):
MUNICÍPIO DE MIRAGUAÍ
CNPJ: 87.613.121/0001-97

Visto:
Luis Carlos Herrmann - Prefeito Municipal

Responsável Técnico:
LUAN PAULO CARON SPRENDOR
Engenheiro Civil
CREA RS 237.263

Visto:
Luan Paulo Caron Sprendor - Engº Civil

Área Ampliação:
177,15 m²

Escala:
Indicada

Data:
Maio/2023

Prancha:
01