

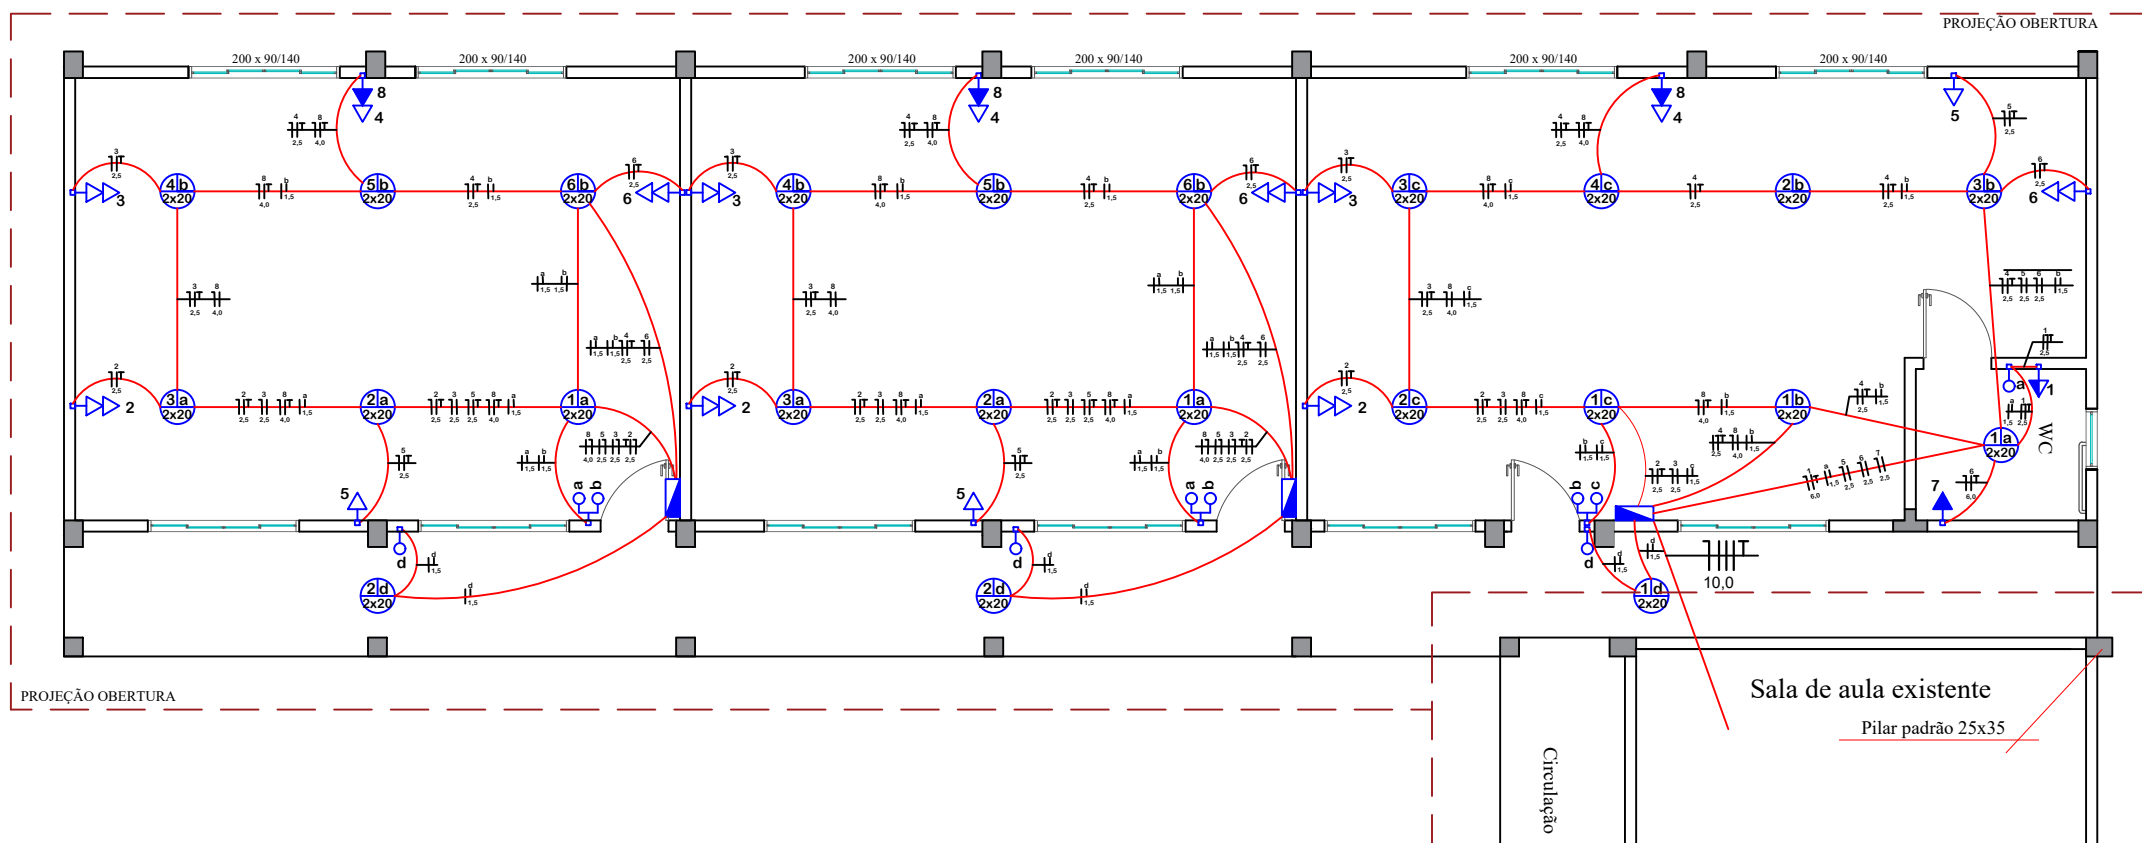


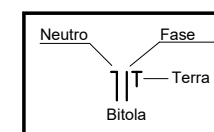

PLANTA BAIXA ELÉTRICO
ÁREA CONSTRUÍDA: 199,24 m²

Legenda	
Descrição	Simbologia
Eletroduto embutido na alvenaria ou sob a laje	
Eletroduto embutido no piso ou enterrado	
Quadro de Distribuição	
Ponto de luz no teto	
Interruptor Simples	
Interruptor Duplo	
Tomada Baixa	
Tomada Média	
Tomada Alta	
Tomada Baixa Dupla	

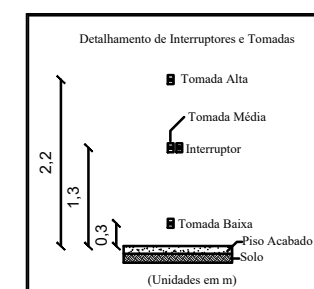

HERMES PIMENTEL DA SILVA

Eng. Civil: CREA 49.160-D
ERVAL SECO - REDENTORA - DOIS IRMÃOS DAS MISSÕES - MIRAGUAÍ - RS

PROJETO: **CONSTRUÇÃO DE UMA SALA DE AULA**

LOCAL: **RUA JULIO DE CASTILHOS ANEXO ESCOLA LENIRA M. L.**

Proprietário:	VALDELIRIO PRETTO DA SILVA PREFEITO MUNICIPAL DE MIRAGUAÍ	ASSUNTO: ELÉTRICO	
		Data: 05/11/2021	
Resp. Técnico:	HERMES PIMENTEL DA SILVA ENG. CIVIL CREA 49.160-D	Escala: 1:100	Prancha: 08/14
		Lucas Guerreiro S.	