


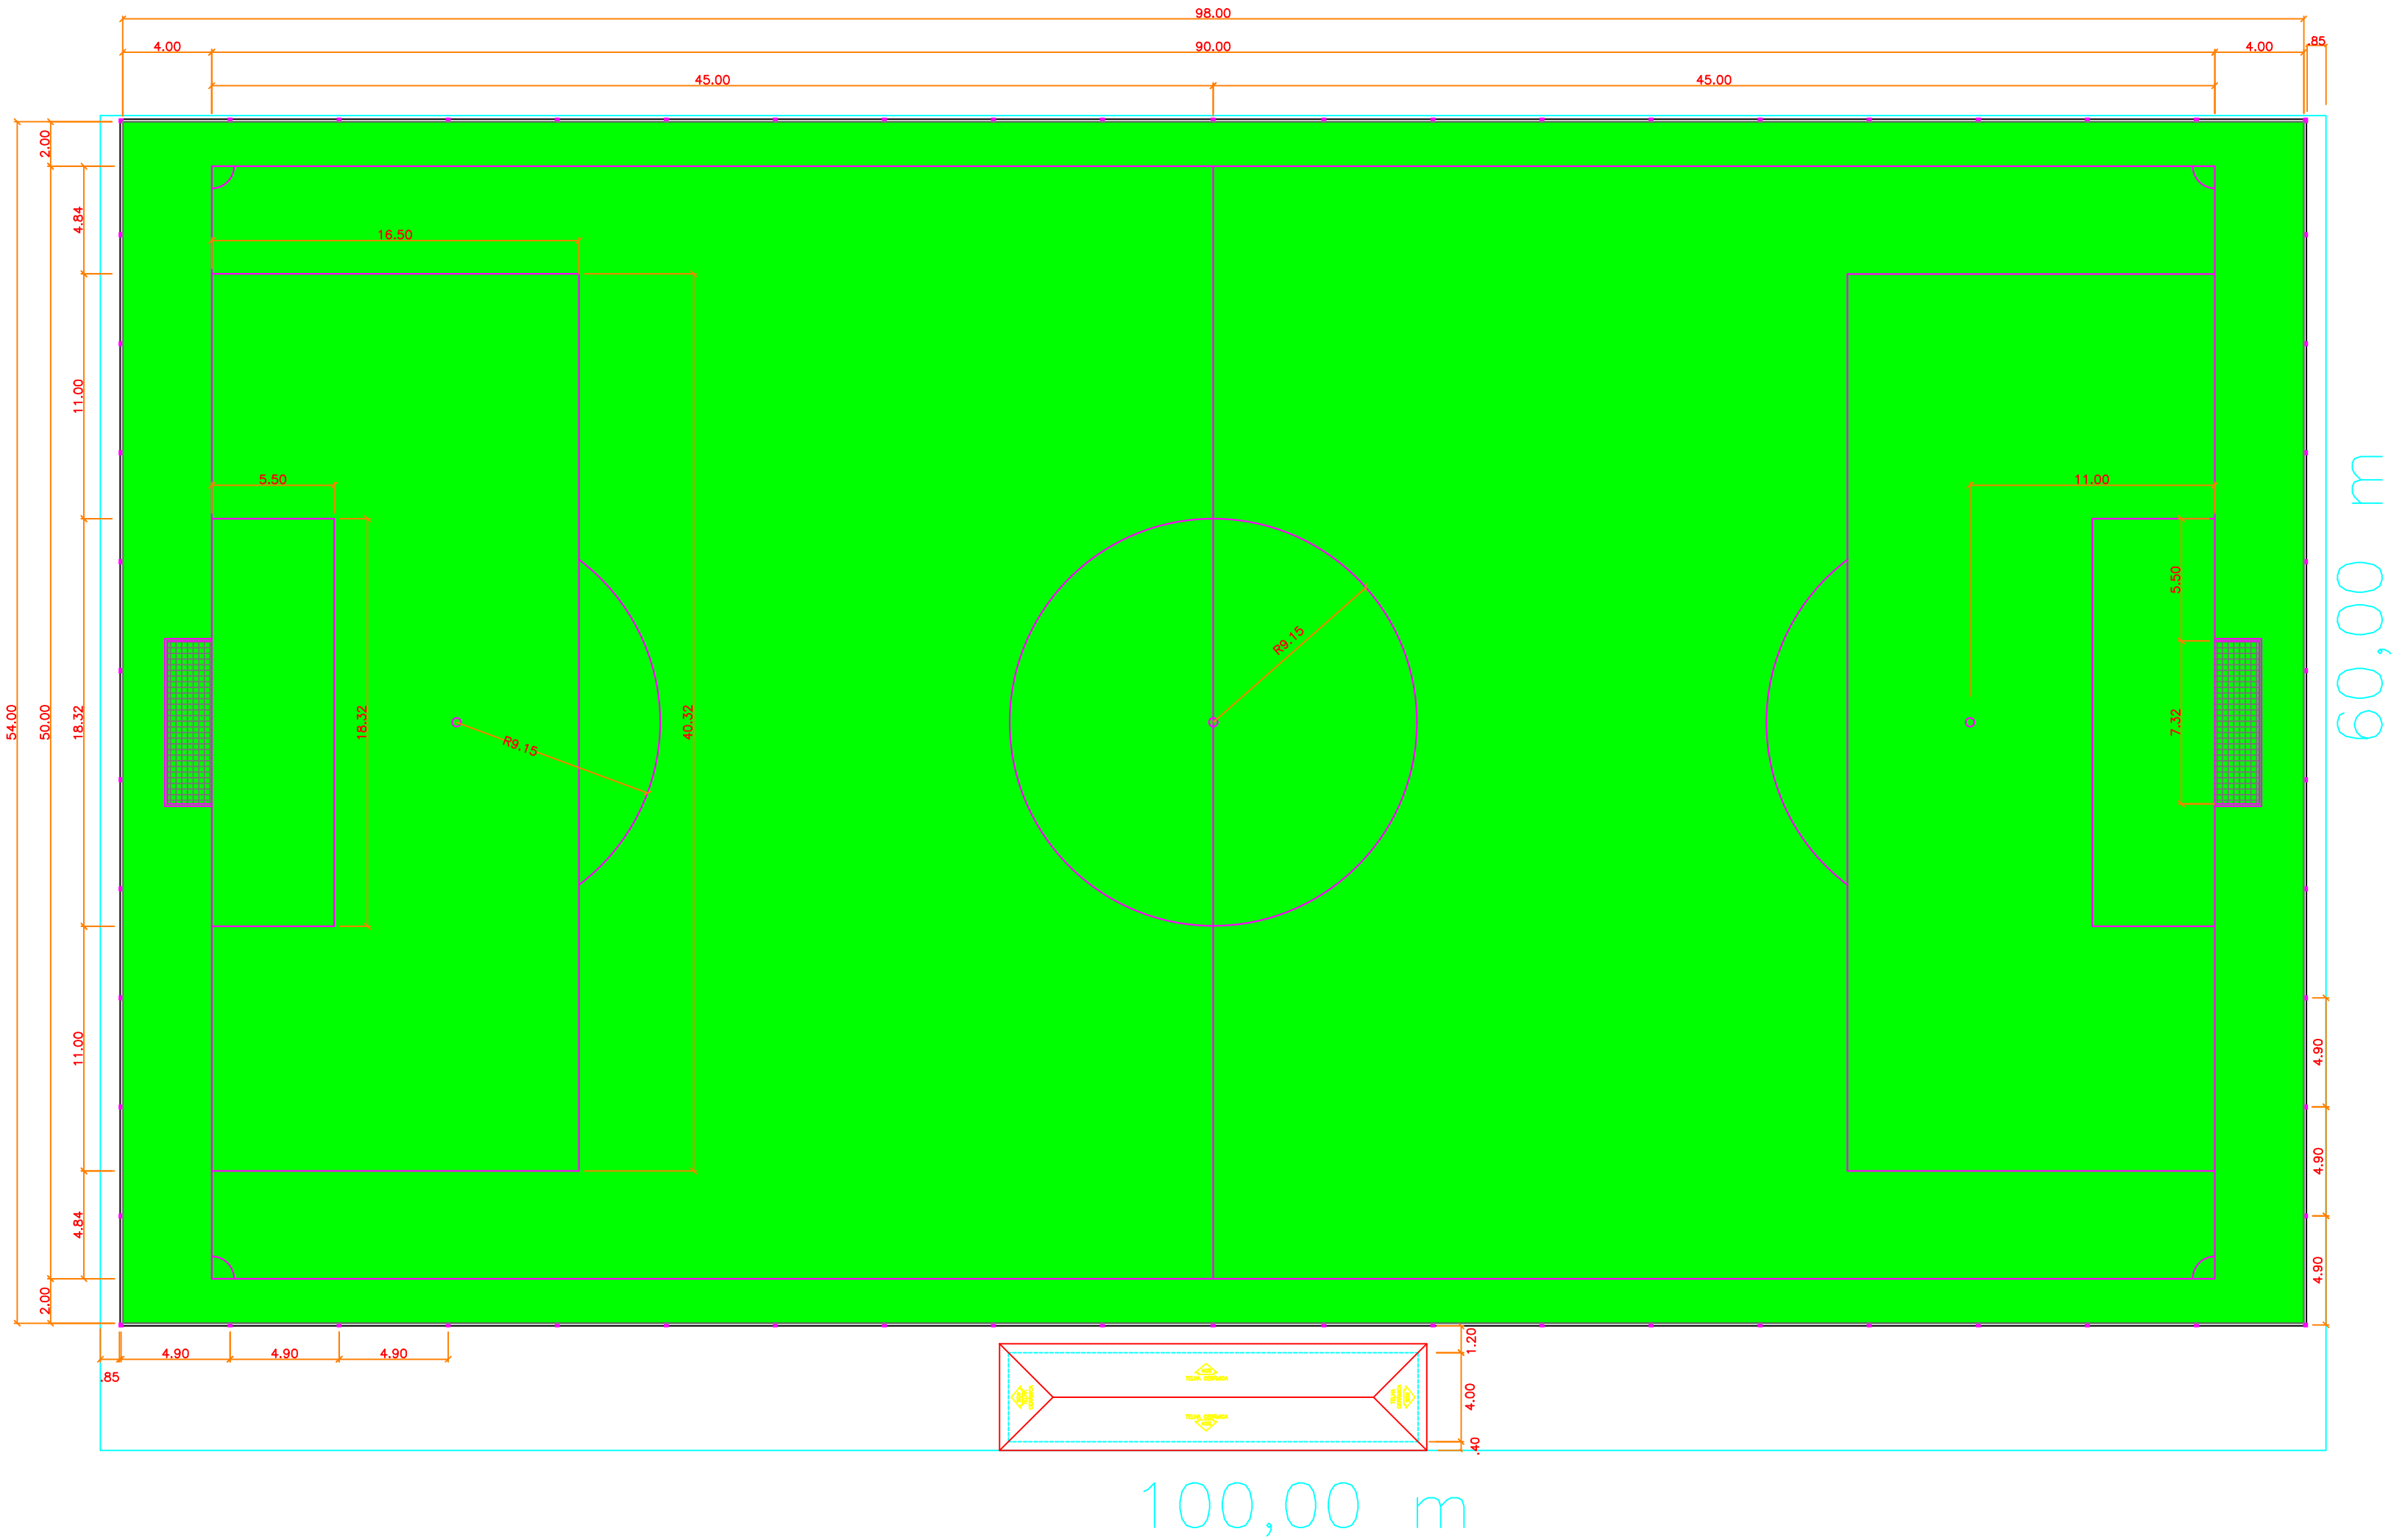


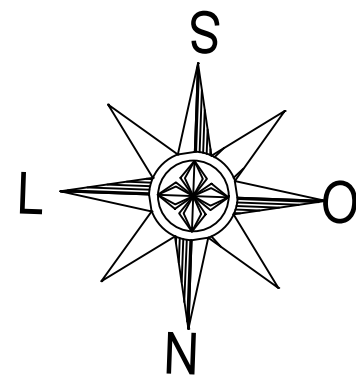

PLANTA BAIXA TÉCNICA
esc 1:250

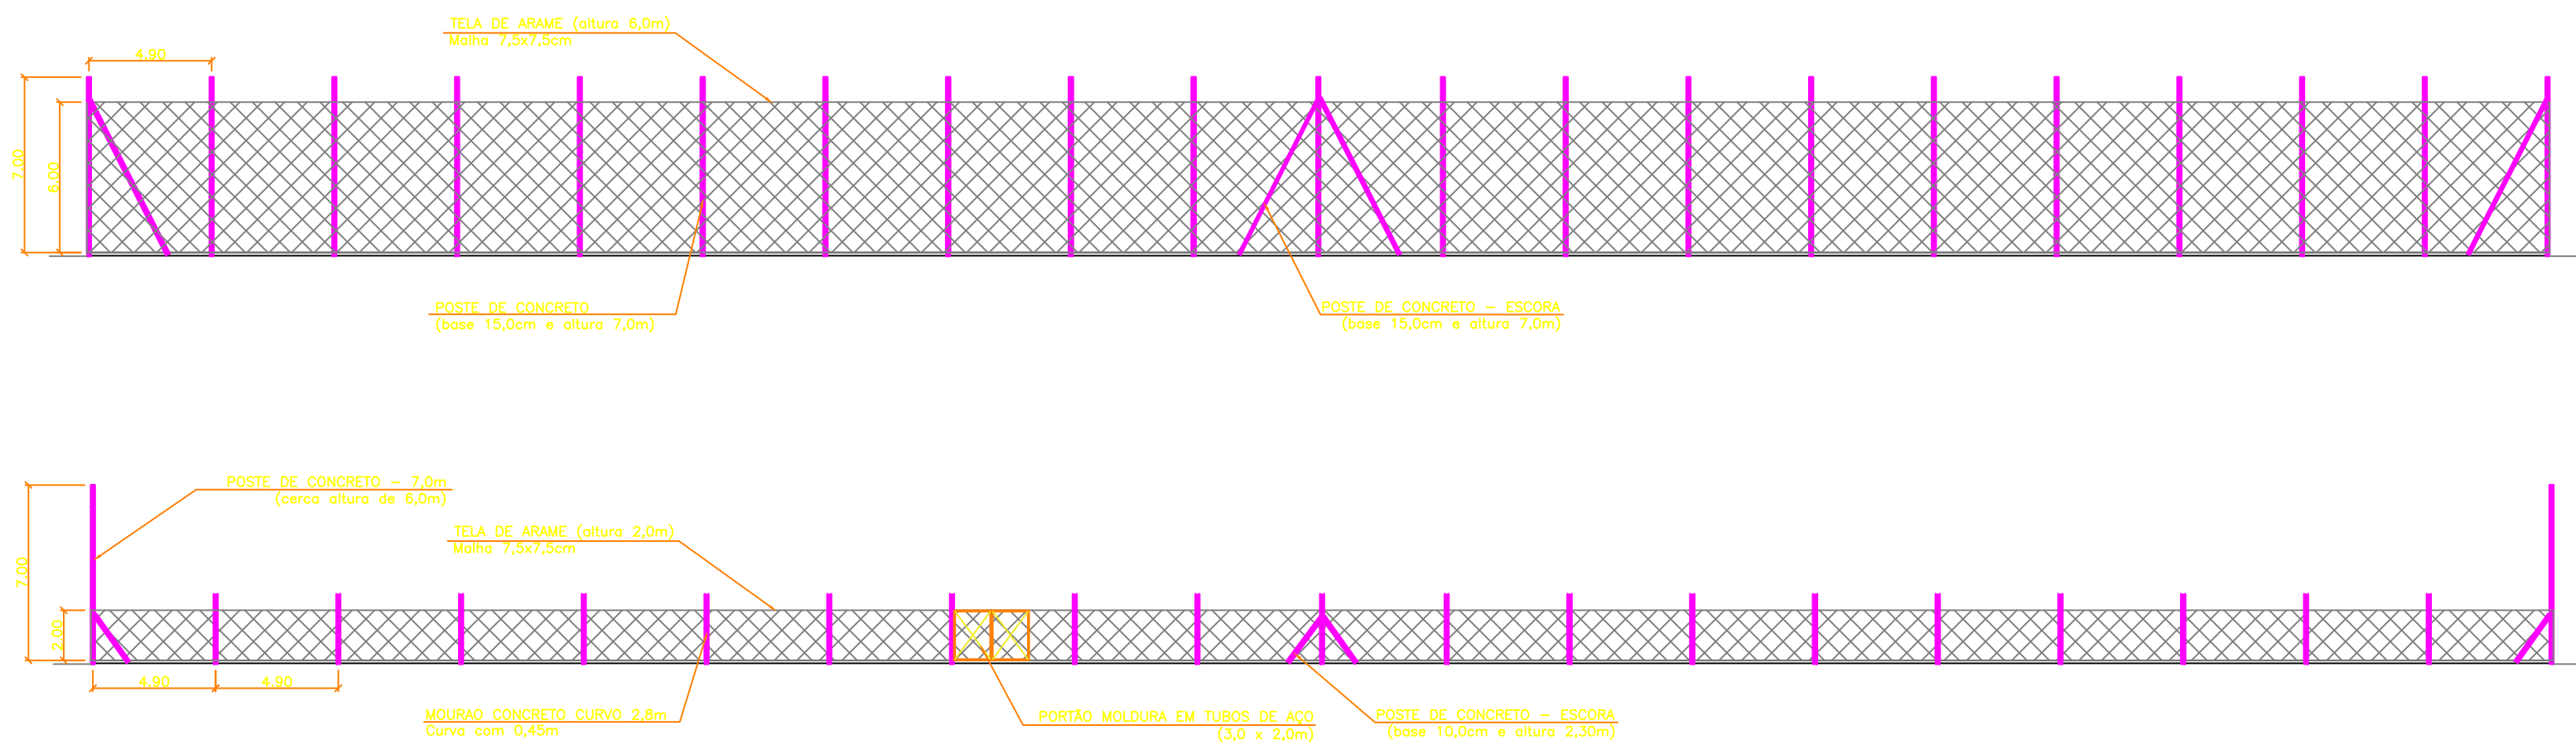

VISTA LATERAL E TARDOZ - ALAMBRADO
esc 1:250

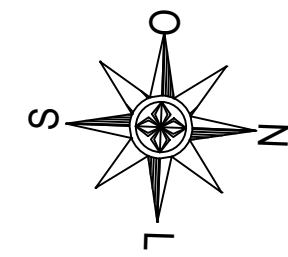

PLANTA BAIXA ESPECIFICAÇÕES
esc 1:250

HERMES PIMENTEL DA SILVA Eng. Civil: CREA/RS 49160 PROJETO: ERVAL SECO - REDENTORA - DOIS IRMÃOS DAS MISSÕES - MIRAGUAI - RS			
LOCAL: CAMPO DE FUTEBOL			
RUA DR. LORIS CARLOS CAIMI			
Proprietário:	VALDELIRIO PRETTO DA SILVA PREFEITO MUNICIPAL DE MIRAGUAI		ASSUNTO: PLANTA BAIXA E DETALHAMENTO ALAMBRADO
Resp. Técnico:	HERMES PIMENTEL DA SILVA ENG. CIVIL CREA/RS 049160		Data: 22/12/2021
		Escala: 1:250	Prancha: 01/04
		Lucas Guerreiro S.	